


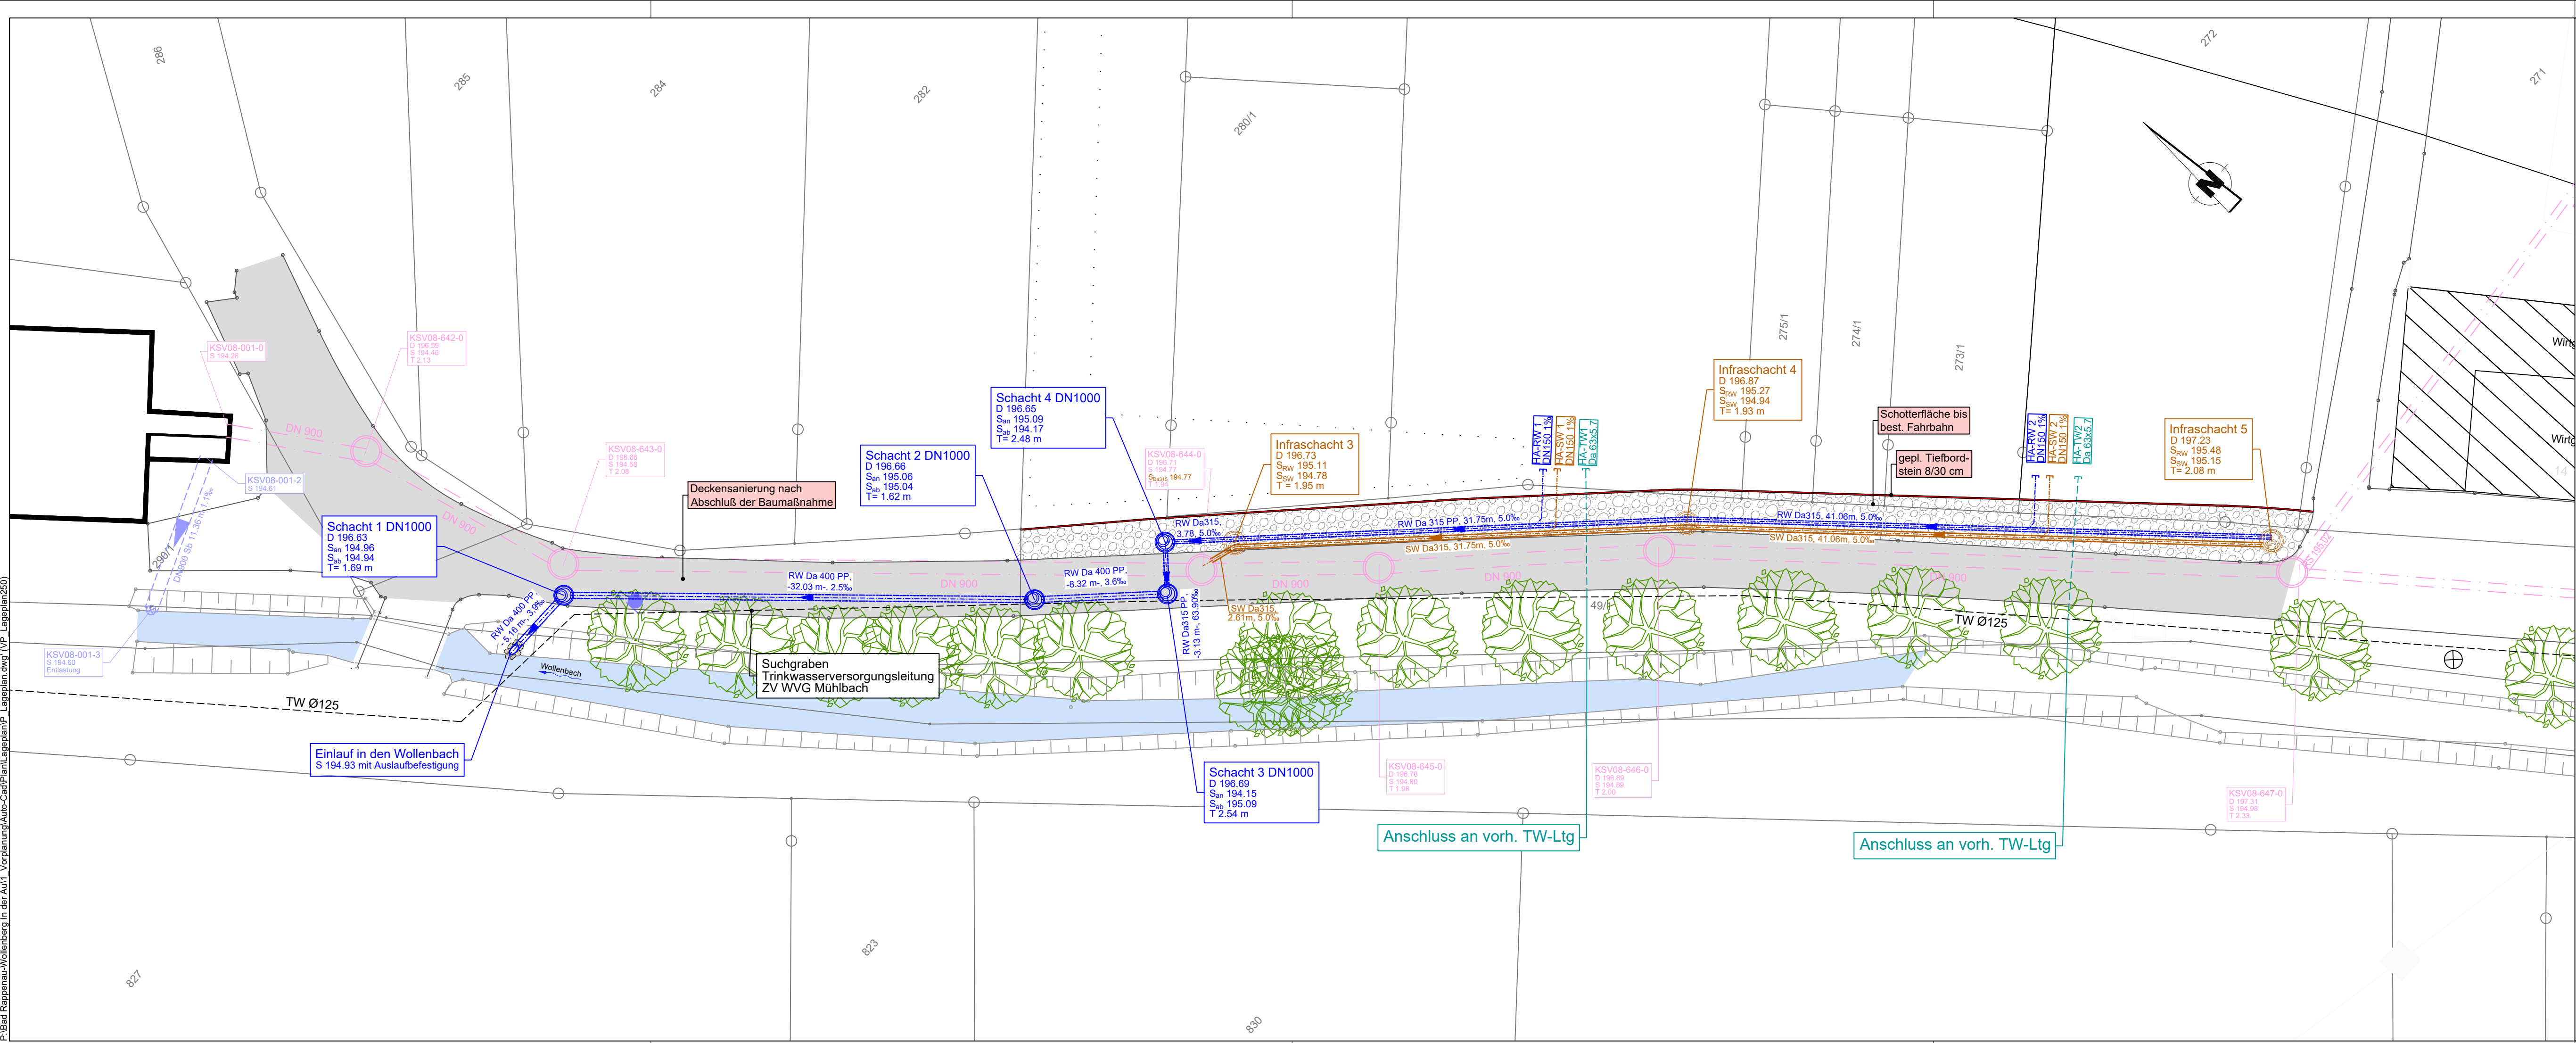

Legende

- best. Mischwasserkanal
- best. Trinkwasserleitung
- gepl. Regenwasserkanal
- gepl. Schmutzwasserkanal

VORABZUG

Nr. Datum: Name: Geprüft: Art der Änderung:			
Fertigung Koordinatensystem: UTM ☒ GK ☐ Projekt-Nr. 58200 Anlage ---			
 DIE EXPERTEN FÜR ÖKOLOGISCHES GEWÄSSERMANAGEMENT BIOPLAN Ingenieurgesellschaft mbH für Planen und Bauen in der Wasser- und Abfallwirtschaft Karlplatz 1 · 74889 Sinsheim · Telefon Zentrale 07261 65951-0 · info@bioplan.de · www.bioplan.de			
Bauherr: Stadt Bad Rappenau Kirchplatz 4 74906 Bad Rappenau			Projekt: Erschließung GE "In der Au" OT Wollenberg - Vorplanung -
Lageplan Entwässerung		Maßstab: 1: 250	
bearbeitet: SM	gezeichnet: SC	Datum: 05.12.2022	Plangröße: 930 x 297 mm
Bauherr		Planer	
freigegeben am:		BIOPLAN Ingenieurgesellschaft	